


配置図 S=1/400

概略工程表 全体工期 6ヶ月 令和7年7月から令和7年12月

工事種類	年度		令和7年度						令和8年度		
	月	5月	6月	7月	8月	9月	10月	11月	12月	1月	2月
電灯設備改修工事			契約・着工	準備工事		電灯設備改修工事				引渡し	諸検査

- 工事概要**
- 既存の照明器具を撤去し、LED照明器具を新設する。
 - 配線は既存を利用し、開口サイズが異なる場合はプレートにより調整する。
 - センサーで制御する箇所は配線を撤去・新設する。
 - 脚立足場・移動式足場の設置を行い、シートなどで養生を行う。

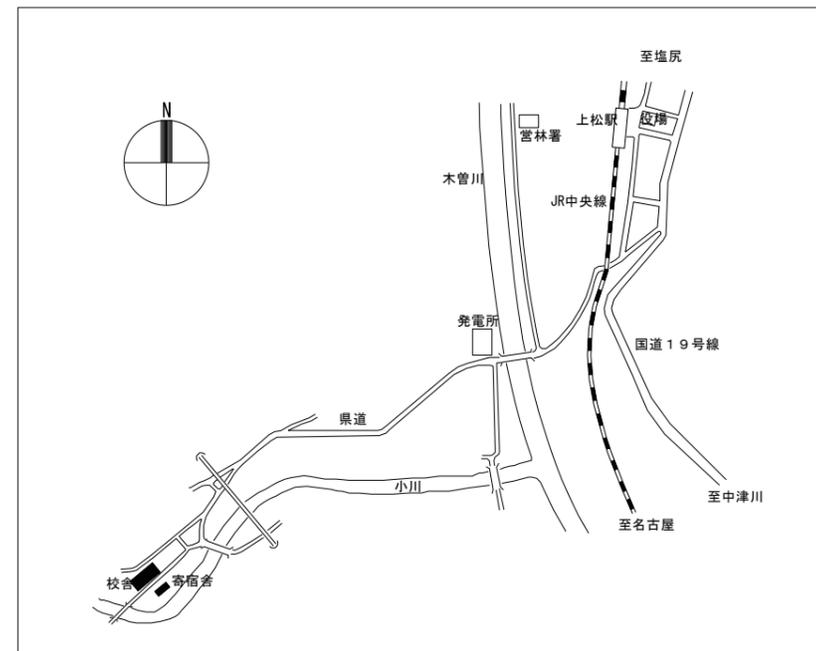

案内図

特 記	訂正	1.	
		2.	
		3.	
		4.	
		5.	
		6.	
		7.	

設計者氏名	1級建築士登録 野坂 英史	SFD 株式会社 三友ファシリティーズデザイン 1級建築士事務所登録 (松本) B 第 81201 号 管理建築士 1級建築士登録 第285244号 須田 潔 〒390-0942 長野県松本市住吉野 2-6-10 TEL. 0263(38)7348	工事名	上松技術専門校電灯設備改修工事
設計者氏名			図面名	案内図、配置図
設計者氏名		承認	校舎	
		検査員	須田 波多腰	
		責任者	野坂 英史	
		副責任者		
		設計完了日	2025. 3	
		縮尺	A1: 1/400 A3: 1/800	JOB No. S25004D
				図面番号 E-02